

PROJEÇÃO DO BEIRAL

23  
300/300  
ABC  
PQS 6Kg



12  
200/125



12  
200/125

SANTUÁRIO  
INF. MASC.  
ÁREA=16,28m²

SANTUÁRIO  
INF. FEM.  
ÁREA=14,38m²

CALÇADA

PRÉ ESCOLA  
ÁREA=98,20m²

PRÉ ESCOLA  
ÁREA=98,20m²

MURETA h= 0,80 m

MURETA h= 0,80 m

**LEGENDA**

Código	Simbolo	Significado	Forma e cor	Aplicação
12		Saida de emergencia	Simbolo: retangular Fundo: verde Pictograma: fotoluminescente	Indicacao do sentido (sete ou direita) de uma saida de emergencia, especialmente para ser fixado no teto.
23		Extintor de incendio	Simbolo: quadrado Fundo: vermelha Pictograma: fotoluminescente	Indicacao de localizacao dos extintores de incendio.

- NOTAS:
- OS EXTINTORES DEVERAO TER AS SEQUINTES CARACTERISTICAS:  
PO QUIMICO SECO - CLASSES DE FOGO A, B, C, D, E, F, G, H, I, J, K, L, M, N, O, P, Q, R, S, T, U, V, W, X, Y, Z, AA, AB, AC, AD, AE, AF, AG, AH, AI, AJ, AK, AL, AM, AN, AO, AP, AQ, AR, AS, AT, AU, AV, AW, AX, AY, AZ, BA, BB, BC, BD, BE, BF, BG, BH, BI, BJ, BK, BL, BM, BN, BO, BP, BQ, BR, BS, BT, BU, BV, BW, BX, BY, BZ, CA, CB, CC, CD, CE, CF, CG, CH, CI, CJ, CK, CL, CM, CN, CO, CP, CQ, CR, CS, CT, CU, CV, CW, CX, CY, CZ, DA, DB, DC, DD, DE, DF, DG, DH, DI, DJ, DK, DL, DM, DN, DO, DP, DQ, DR, DS, DT, DU, DV, DW, DX, DY, DZ, EA, EB, EC, ED, EE, EF, EG, EH, EI, EJ, EK, EL, EM, EN, EO, EP, EQ, ER, ES, ET, EU, EV, EW, EX, EY, EZ, FA, FB, FC, FD, FE, FF, FG, FH, FI, FJ, FK, FL, FM, FN, FO, FP, FQ, FR, FS, FT, FU, FV, FW, FX, FY, FZ, GA, GB, GC, GD, GE, GF, GG, GH, GI, GJ, GK, GL, GM, GN, GO, GP, GQ, GR, GS, GT, GU, GV, GW, GX, GY, GZ, HA, HB, HC, HD, HE, HF, HG, HH, HI, HJ, HK, HL, HM, HN, HO, HP, HQ, HR, HS, HT, HU, HV, HW, HX, HY, HZ, IA, IB, IC, ID, IE, IF, IG, IH, II, IJ, IK, IL, IM, IN, IO, IP, IQ, IR, IS, IT, IU, IV, IW, IX, IY, IZ, JA, JB, JC, JD, JE, JF, JG, JH, JI, JJ, JK, JL, JM, JN, JO, JP, JQ, JR, JS, JT, JU, JV, JW, JX, JY, JZ, KA, KB, KC, KD, KE, KF, KG, KH, KI, KJ, KK, KL, KM, KN, KO, KP, KQ, KR, KS, KT, KU, KV, KW, KX, KY, KZ, LA, LB, LC, LD, LE, LF, LG, LH, LI, LJ, LK, LL, LM, LN, LO, LP, LQ, LR, LS, LT, LU, LV, LW, LX, LY, LZ, MA, MB, MC, MD, ME, MF, MG, MH, MI, MJ, MK, ML, MM, MN, MO, MP, MQ, MR, MS, MT, MU, MV, MW, MX, MY, MZ, NA, NB, NC, ND, NE, NF, NG, NH, NI, NJ, NK, NL, NM, NN, NO, NP, NQ, NR, NS, NT, NU, NV, NW, NX, NY, NZ, OA, OB, OC, OD, OE, OF, OG, OH, OI, OJ, OK, OL, OM, ON, OO, OP, OQ, OR, OS, OT, OU, OV, OW, OX, OY, OZ, PA, PB, PC, PD, PE, PF, PG, PH, PI, PJ, PK, PL, PM, PN, PO, PP, PQ, PR, PS, PT, PU, PV, PW, PX, PY, PZ, QA, QB, QC, QD, QE, QF, QG, QH, QI, QJ, QK, QL, QM, QN, QO, QP, QQ, QR, QS, QT, QU, QV, QW, QX, QY, QZ, RA, RB, RC, RD, RE, RF, RG, RH, RI, RJ, RK, RL, RM, RN, RO, RP, RQ, RR, RS, RT, RU, RV, RW, RX, RY, RZ, SA, SB, SC, SD, SE, SF, SG, SH, SI, SJ, SK, SL, SM, SN, SO, SP, SQ, SR, SS, ST, SU, SV, SW, SX, SY, SZ, TA, TB, TC, TD, TE, TF, TG, TH, TI, TJ, TK, TL, TM, TN, TO, TP, TQ, TR, TS, TT, TU, TV, TW, TX, TY, TZ, UA, UB, UC, UD, UE, UF, UG, UH, UI, UJ, UK, UL, UM, UN, UO, UP, UQ, UR, US, UT, UY, UZ, VA, VB, VC, VD, VE, VF, VG, VH, VI, VJ, VK, VL, VM, VN, VO, VP, VQ, VR, VS, VT, VU, VV, VW, VX, VY, VZ, WA, WB, WC, WD, WE, WF, WG, WH, WI, WJ, WK, WL, WM, WN, WO, WP, WQ, WR, WS, WT, WY, WZ, XA, XB, XC, XD, XE, XF, XG, XH, XI, XJ, XK, XL, XM, XN, XO, XP, XQ, XR, XS, XT, XU, XV, XW, XX, XY, XZ, YA, YB, YC, YD, YE, YF, YG, YH, YI, YJ, YK, YL, YM, YN, YO, YP, YQ, YR, YS, YT, YU, YV, YW, YX, YZ, ZA, ZB, ZC, ZD, ZE, ZF, ZG, ZH, ZI, ZJ, ZK, ZL, ZM, ZN, ZO, ZP, ZQ, ZR, ZS, ZT, ZU, ZV, ZW, ZX, ZY, ZZ.

**FNDE** Funda Nacional de Desenvolvimento da Educação

Ministério da Educação  
**BRASIL**  
PATRIA EDUCADORA

**PROJETO PADRÃO - FNDE**

PROPRIETÁRIO: :

ENDEREÇO:

MUNICÍPIO - UF:

PROPRIETÁRIO

RESP. TÉCNICO


AUTOR DO PROJETO

DEFO

CREA

CAU

**02 PLACAS DE SINALIZAÇÃO DE EXTINTOR**  
SEM ESCALA

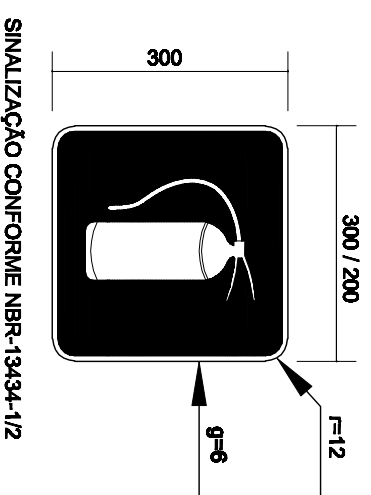


SINALIZAÇÃO CONFORME NBR-13634-1/2

**01 PLANTA BAIXA**  
Escala: 1/50

- Características:**
- Luminária com 30 leds SMD de Auto Brilho;
  - Bateria de Lítium 3,7V, 1,2Ah;
  - Fluxo luminoso máximo: 120lm / mínimo: 90lm;
  - Chave seletora para intensidade de luz;
  - Tensão de rede Bivolt automático (127/220V);
  - Dimensões: 38,5x30,5x23,5 cm;
  - Botão de teste;
  - Consumo de energia: 1,5W;
  - Autonomia: 6 horas (fluxo mínimo);
  - Autonomia: 3 horas (fluxo máximo);


**Iluminação de Emergência 30 leds - Lítium**

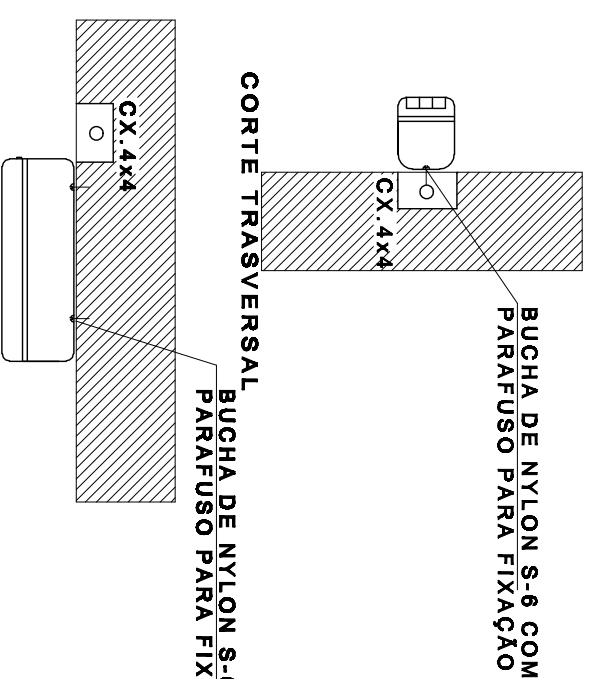

PLANTA BAIXA - INSTALADA NA PAREDE

**03 LUMINÁRIA DE EMERGÊNCIA AUTÔNOMA**  
SEM ESCALA

**04 DET. - EXTINTOR**  
SEM ESCALA

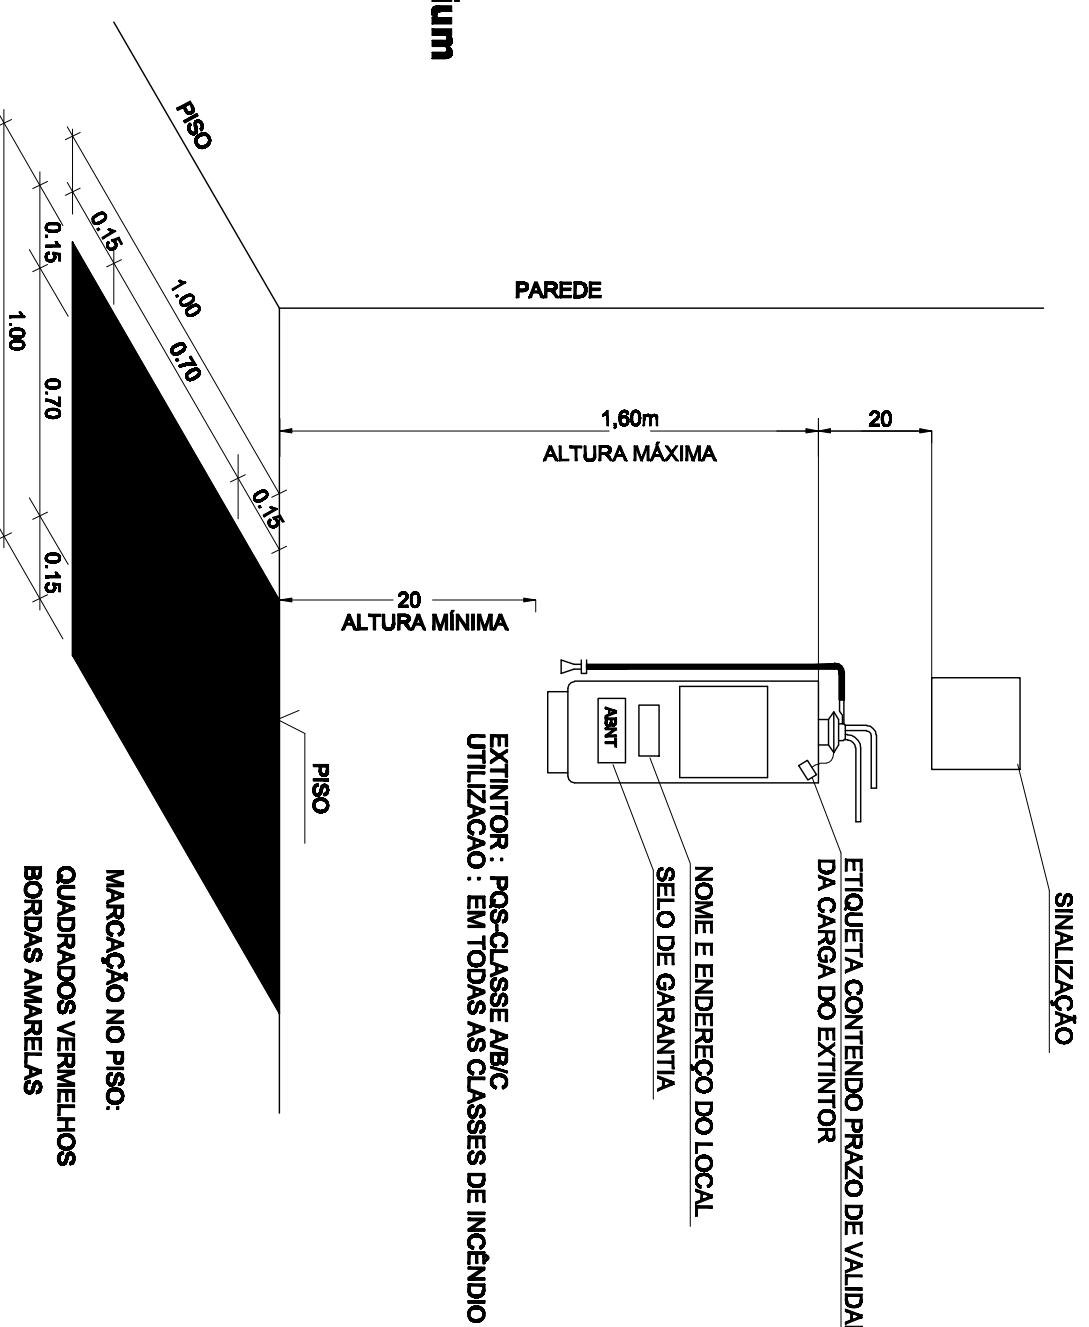

MARCAÇÃO NO PISO:  
QUADRADOS VERMELHOS  
BORDAS AMARELAS

OBS: COTAS EM METROS

OBSERVAÇÕES:

<b>PROGRAMA PROINFÂNCIA - PROJETO TIPO B</b>	
<b>PROJETO DE SISTEMA DE PROTEÇÃO CONTRA INCÊNDIO E PÂNICO</b>	
COORDENAÇÃO CGEST - Coordenação Geral de Infraestrutura Educacional	PLANTA BAIXA E DETALHES
REVISÃO R.00	ESCALA INDICADA DATA EMISSÃO JULHO/2015
FORMATO A2(841x420)	FRANCHA 01/01

**HIN**